


S-FTP4x2x0,5AWG24/1 W RURZE DVK50 -KABEL
TELEINFORMATYCZNY DO ROZDZIELNI "RG1"
YKYžo 3x2,5mm² +YKYSLYekw7x1mm²
-DO SONDY TLENOWEJ ST5
KABLE ZASILAJĄCE ZE STACJI
TRANSFORMATOROWEJ 2x[YKYžo 4x185mm²]

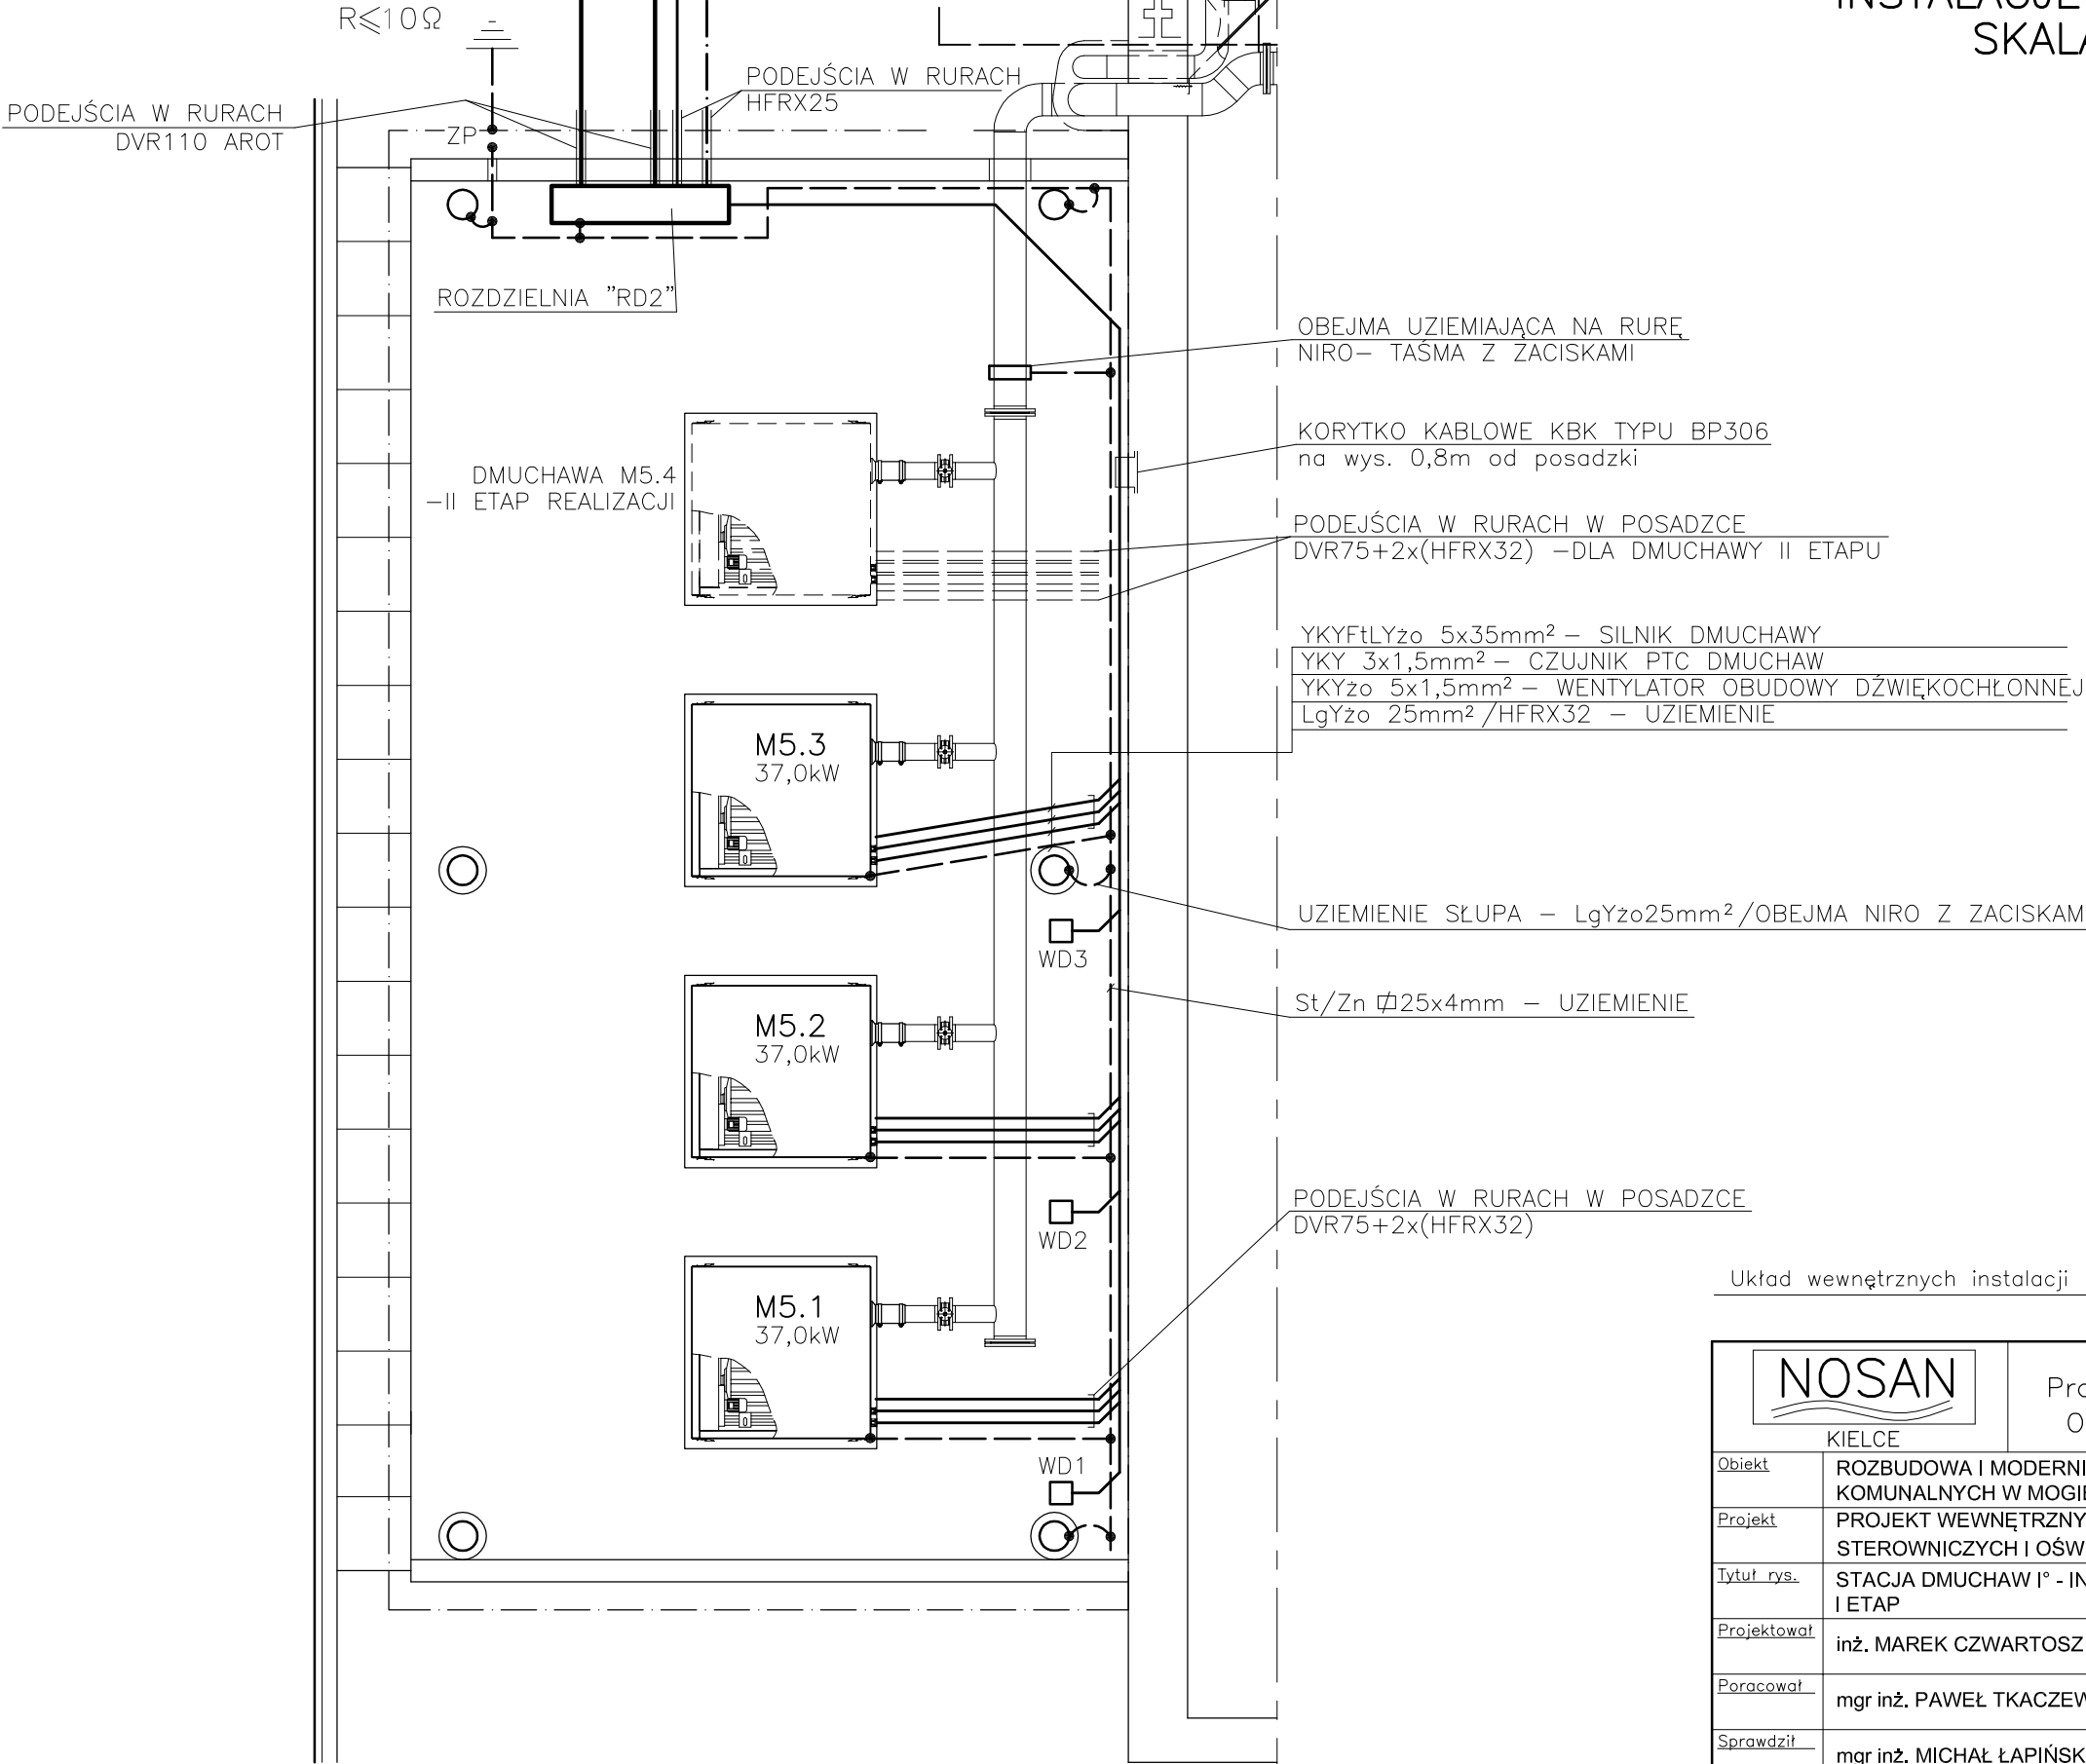

STACJA DMUCHAW I°
INSTALACJE ELEKTRYCZNE
SKALA 1:50

Układ wewnętrznych instalacji "TN-S"

NOSAN KIELCE		Zakład Projektowo – Usługowy Ochrony Środowiska		Nr rys. 35 Skala: 1:50
Obiekt	ROZBUDOWA I MODERNIZACJA OCZYSZCZALNI ŚCIEKÓW KOMUNALNYCH W MOGIELNICY			
Projekt	PROJEKT WEWNĘTRZNYCH LINII KABLOWYCH ZASILAJĄCYCH STEROWNICZYCH I OŚWIETLENIA TERENU			
Tytuł rys.	STACJA DMUCHAW I° - INSTALACJE ELEKTRYCZNE I ETAP			
Projektował	inż. MAREK CZWARTOSZ	Nr upr. KL-186/94	Data 11.2005	Podpis
Poradował	mgr inż. PAWEŁ TKACZEWSKI	-	11.2005	
Sprawdził	mgr inż. MICHAŁ ŁAPIŃSKI	180/KL/72	11.2005	