


RZUT PŁYTY GÓRNEJ - ZBROJENIE Skala 1:25

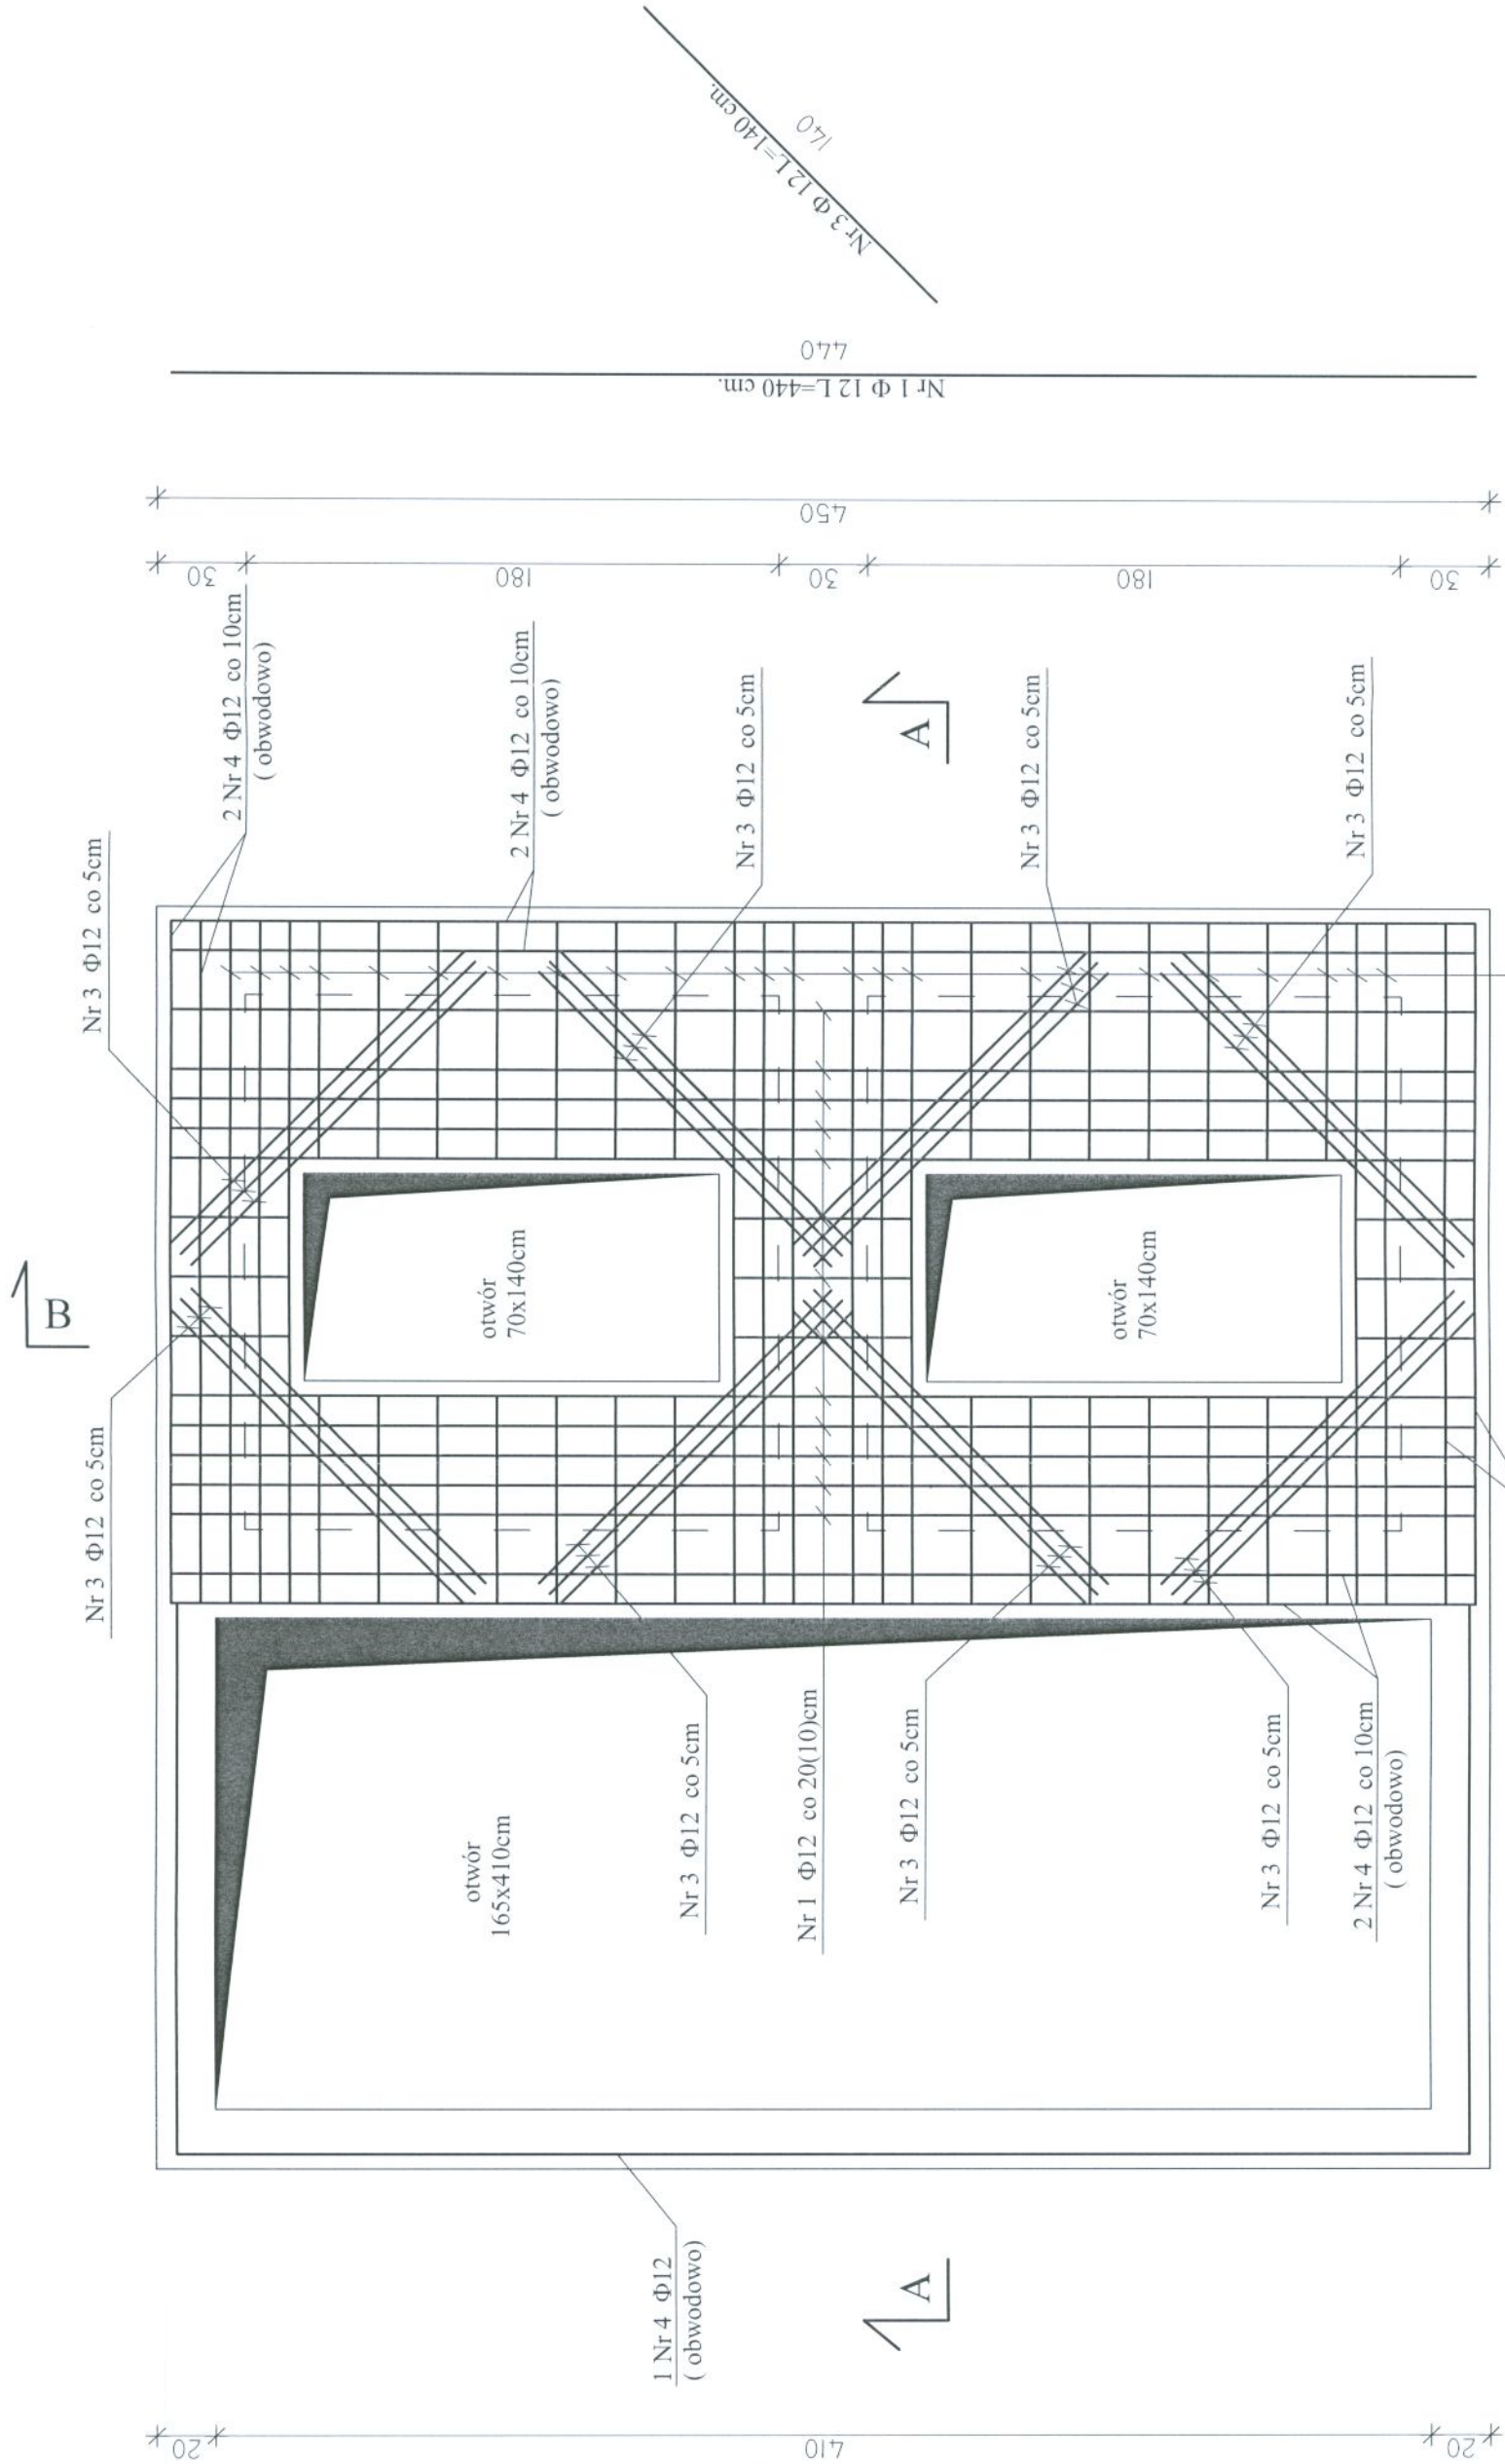

NOSAN KIELCE	ZAKŁAD PROJEKTOWO-USŁUGOWY Hauke Bosaka 9 tel./fax: (041) 361-15-38		Nr rys. 10
			Skala: 1 : 25
Obiekt:	MODERNIZACJA I ROZBUDOWA OCZYSZCZALNI ŚCIEKÓW W MIEJSCOWOŚCI MOGIELNICA		
Projekt:	PROJEKT WYKONAWCZY		Branch: KONSTRUKCJA
Tytuł rys.:	obiekt 10-POMPOWNIĄ OSADU II - RZUT PŁYTY GÓRNEJ ZBROJENIE		
Opracował:	mgr inż. Wojciech Skuza		Nr upr.: Data: Podpis: <i>W. Skuza</i>
Projektował:	inż. Andrzej Grudziń		KL 230/90 09.2005
Sprawdził:	mgr inż. Małgorzata Grudziń		KL 106/93 09.2005

BETON B37 (C30/37) W10 F150
STAL Ø-St3SX
Φ - RB500W

Nr 2 Φ 12 L=230cm.

230